

## **ALLESTIMENTO TECNICO TEATRO DON MAZZA – SAN PIETRO IN CARIANO - sala della comunità**

### **PLATEA**

- Posti a sedere n°268
- Posti diversamente abili (carrozine) n°2
- Posti e file numerati
- Sedute in velluto blu ribaltabili
- Montacarichi per il trasporto di materiale connesso con platea a camerino/palco, dimensioni di circa 1 x 1,2 circa. (Attenzione, tenere premuto per salita/discesa)
- Allarme antincendio unico tra palcoscenico e platea non disattivabile con sensore ad infrarosso che percorre tutta la sala. Per macchine del fumo richiedere al personale specifiche in merito per l'installazione e l'utilizzo e la fattibilità

### **PALCOSCENICO**

- Platea e palcoscenico posta al primo piano dell'edificio
- Varie prese da 16 A (tipo schuko) presenti a bordo del palco e nelle murature perimetrali
- Quadro elettrico con n°1 presa V400/3F+N+T, n°1 presa V230/1F+N+T
- Sipario elettrico
- Dimensioni palco 9,26 x 6,16 m + lateral dx e sx dietro a quinte di 1,5 m
- Dimensioni boccascena 9,26 x 4,03 (utile)
- Altezza piano palco da Platea 1 m
- Camerino unico (da visionare prima) direttamente collegato con il palcoscenico
- Spazio tra palcoscenico e prima fila 1,85 m (media)
- Scala salita dx e sx con tendaggio fisso di copertura per accesso da platea a palcoscenico

### **IMPIANTO AUDIO**


- Rack audio posto al lato dx del palco
- Mixer 6 ingressi microfoni e 3 canali stereo
- Amplificatore per 9 casse audio distribuite lungo i lati della platea

### **IMPIANTO VIDEO**


- Proiettore Epson installato sopra al sipario
- Telo di proiezione motorizzato posto sul fondale del palcoscenico di larghezza circa 4 m
- Rack video posto al lato dx del palco (stesso rack audio)
- Lettore blu-ray
- Ingresso VGA e HDMI con cavo da 10 m di connessione

### **IMPIANTO LUCI**

- n°1 americana su prima fila di 10 m con cablati 12 prese fino alla zona quadro sul palco per lo spinamento
- n°2 dimmer da 6 canali cad. per 10A (totale 12 collegamenti) con uscite DMX in 5 e 3 poli su rack posto al lato dx del palco
- n°8 fari PC già installati su americana con portagelatine e bandiere di puntamento (gelatine assenti)
- n° 1 presa 5 poli DMX da Rack ad americana
- Controller luci programmabile da 8+8 canali ADJ (semplificato)

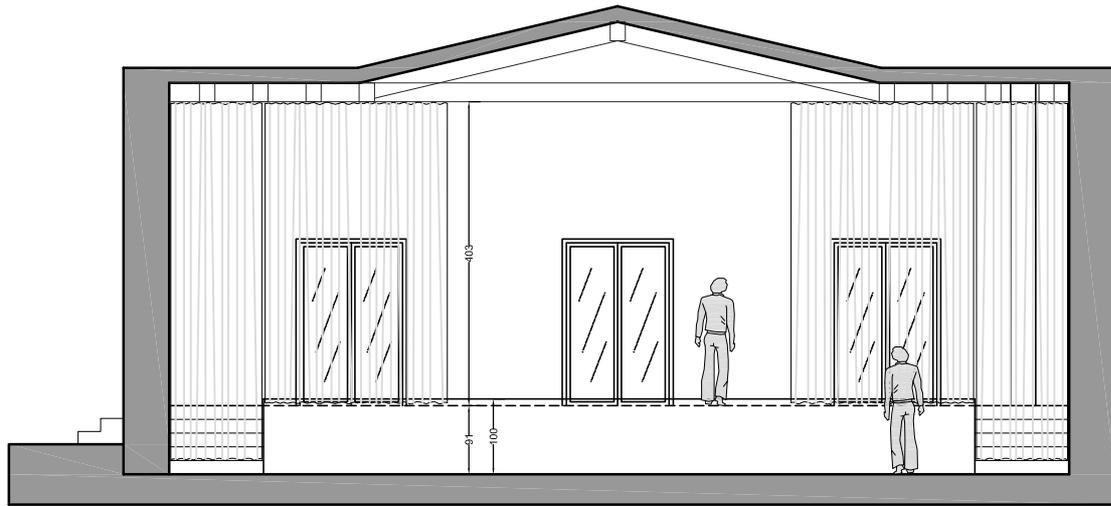

PROSPETTO BOCCASCENA

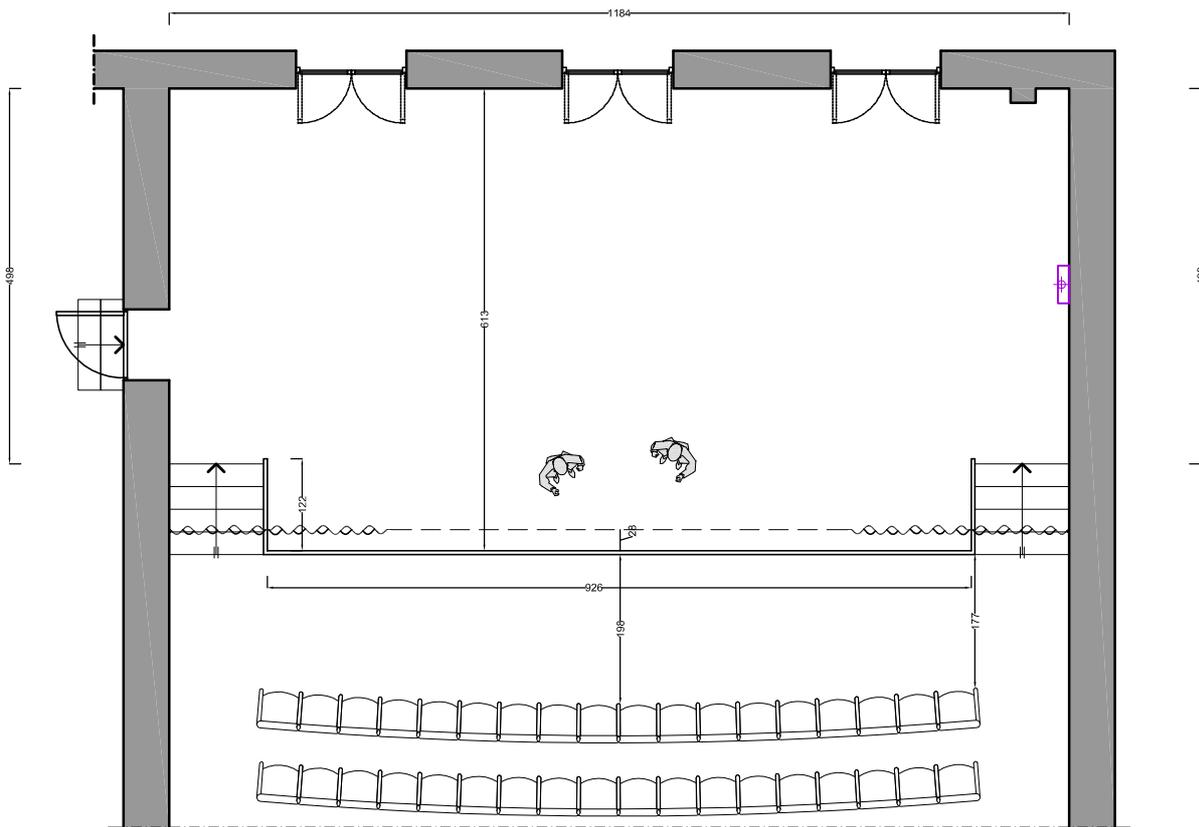

PIANTA PALCO

SALA DELLA VALPOLICELLA

COMMITTENTE  
SALA DELLA VALPOLICELLA  
- Teatro di San Pietro in Cariano -

PROGETTISTA  
Architetto J. Valentino Seno

TAV.  
1

DATA  
--

PROGETTO  
PIANTA E PROSPETTO PALCO

SCALA  
1:100

FILE  
--